


Mapa do celów projektowych
Skala 1:500(powiększenie)
Nr Kanc. GN.6640.1.874.2015
Woj.Wielkopolskie
Powiat Wągrowiecki
Jed.Ewid.:302805_5 Skoki-obszar wiejski
Obręb:0024 Szczodrochowo
Miejscowość: Sława Wielkopolska
Arkusze mapy ewid.: 1
Seksja mapy : 413.323.051(053),(052),(054)
Działki: 15/4;15/6;15/8;15/9;15/41;15/43;15/57
KW:45997(pierwsze trzy działki),43475
Właściciel: Gmina Skoki
Nie badano KW pod względem obciążeń służebnościami gruntowymi.
Układy współrzędnych płaskich i wysokości: „1965” i Kronsztadt
Stan na dzień 12.06.2015
W oznaczonym zasięgu
Wykazane na mapie zasadniczej granice działek 15/4,15/6,15/8,15/9,15/41,15/43,15/57 są w całości granicami prawnymi.
Nie wykazuje się istnienia w terenie innych niewykazanych na niniejszej mapie urządzeń podziemnych, które nie były zgłoszone do inwentaryzacji, lub o których brak jest informacji w instytucjach branżowych.

Poświadczam, że niniejszy dokument został opracowany w wyniku prac geodezyjnych i kartograficznych, których rezultaty zawiera operat techniczny wpisany do ewidencji materiałów państwowego zasobu geodezyjnego i kartograficznego
STAROSTA WĄGROWIECKI
P. 3028.2015.953
25.07.2015
(data wpisania operatu technicznego do ewidencji państwowego zasobu geodezyjnego i kartograficznego)
Z up. Starosty
(imię, nazwisko i podpis osoby reprezentującej organ)

Rafał Kiedzik
Zastępca Kierownika Wydziału Geodezji, Kartografii, Katastru i Gospodarki Nieruchomościami

Wykonawca:
Dawid Giziński
Nr upraw. zawod. 20075
DAWID GIZIŃSKI
Geodeta Uprawniony
ul. Włocławska 200/75
62-023 Wągrowo, Koszalin
tel. 47 761 159 099
NIP 792-156-62-14 REGON 14122852

- UWAGI:
- Projekt wykonany na podstawie warunków przyłączenia do sieci elektroenergetycznej nr OD5/ZR6/1284/2015 z dnia 29.06.2015 wydanych przez ENEA Operator Sp z o.o. Oddział Dystrybucji Poznań Region Dystrybucji Gniezno.
 - Wyznaczenie trasy linii kablowej nN, lokalizacji s up w o wietleniowych oraz inwentaryzacji powykonawczy linii winien wykona uprawniony geodeta.
 - Linie kablowe nN 0,4kV układają w wykopie na głębokości min. 0,7m, w linii falistej z zapasem 4%, na podłożu piaskowym 2x10cm, z osłoną z taśmy foliowej koloru niebieskiego, w odległości 25cm nad kablem, a roboty przy układaniu kabli wykonają zgodnie z normą N SEP-E-004.
 - Przy podejściach kablowych do słupów pozostawić wymagane normy zapasy kablów.
 - Przy układaniu kabli zachować normatywne odległości izolacyjne między istniejącymi i projektowanymi instalacjami podziemnymi.
 - W przypadku braku możliwości zachowania wymaganych odległości należy na kablach zastosować osłony rurowe DVK firmy Arot.
 - Linie kablowe nN 0,4kV należy wykonać zgodnie z przedstawionym planem oraz schematami strukturalnym sieci rozdzielczej nN 0,4kV i opisem technicznym.
 - Wszelkie przepusty kablów należy uszczelniać przed przedostawianiem się wody.
 - Prace w pobliżu drzew przysadzaj ręcznie z zachowaniem szczególnej ostrożności nie uszkadzając systemu korzeniowego.

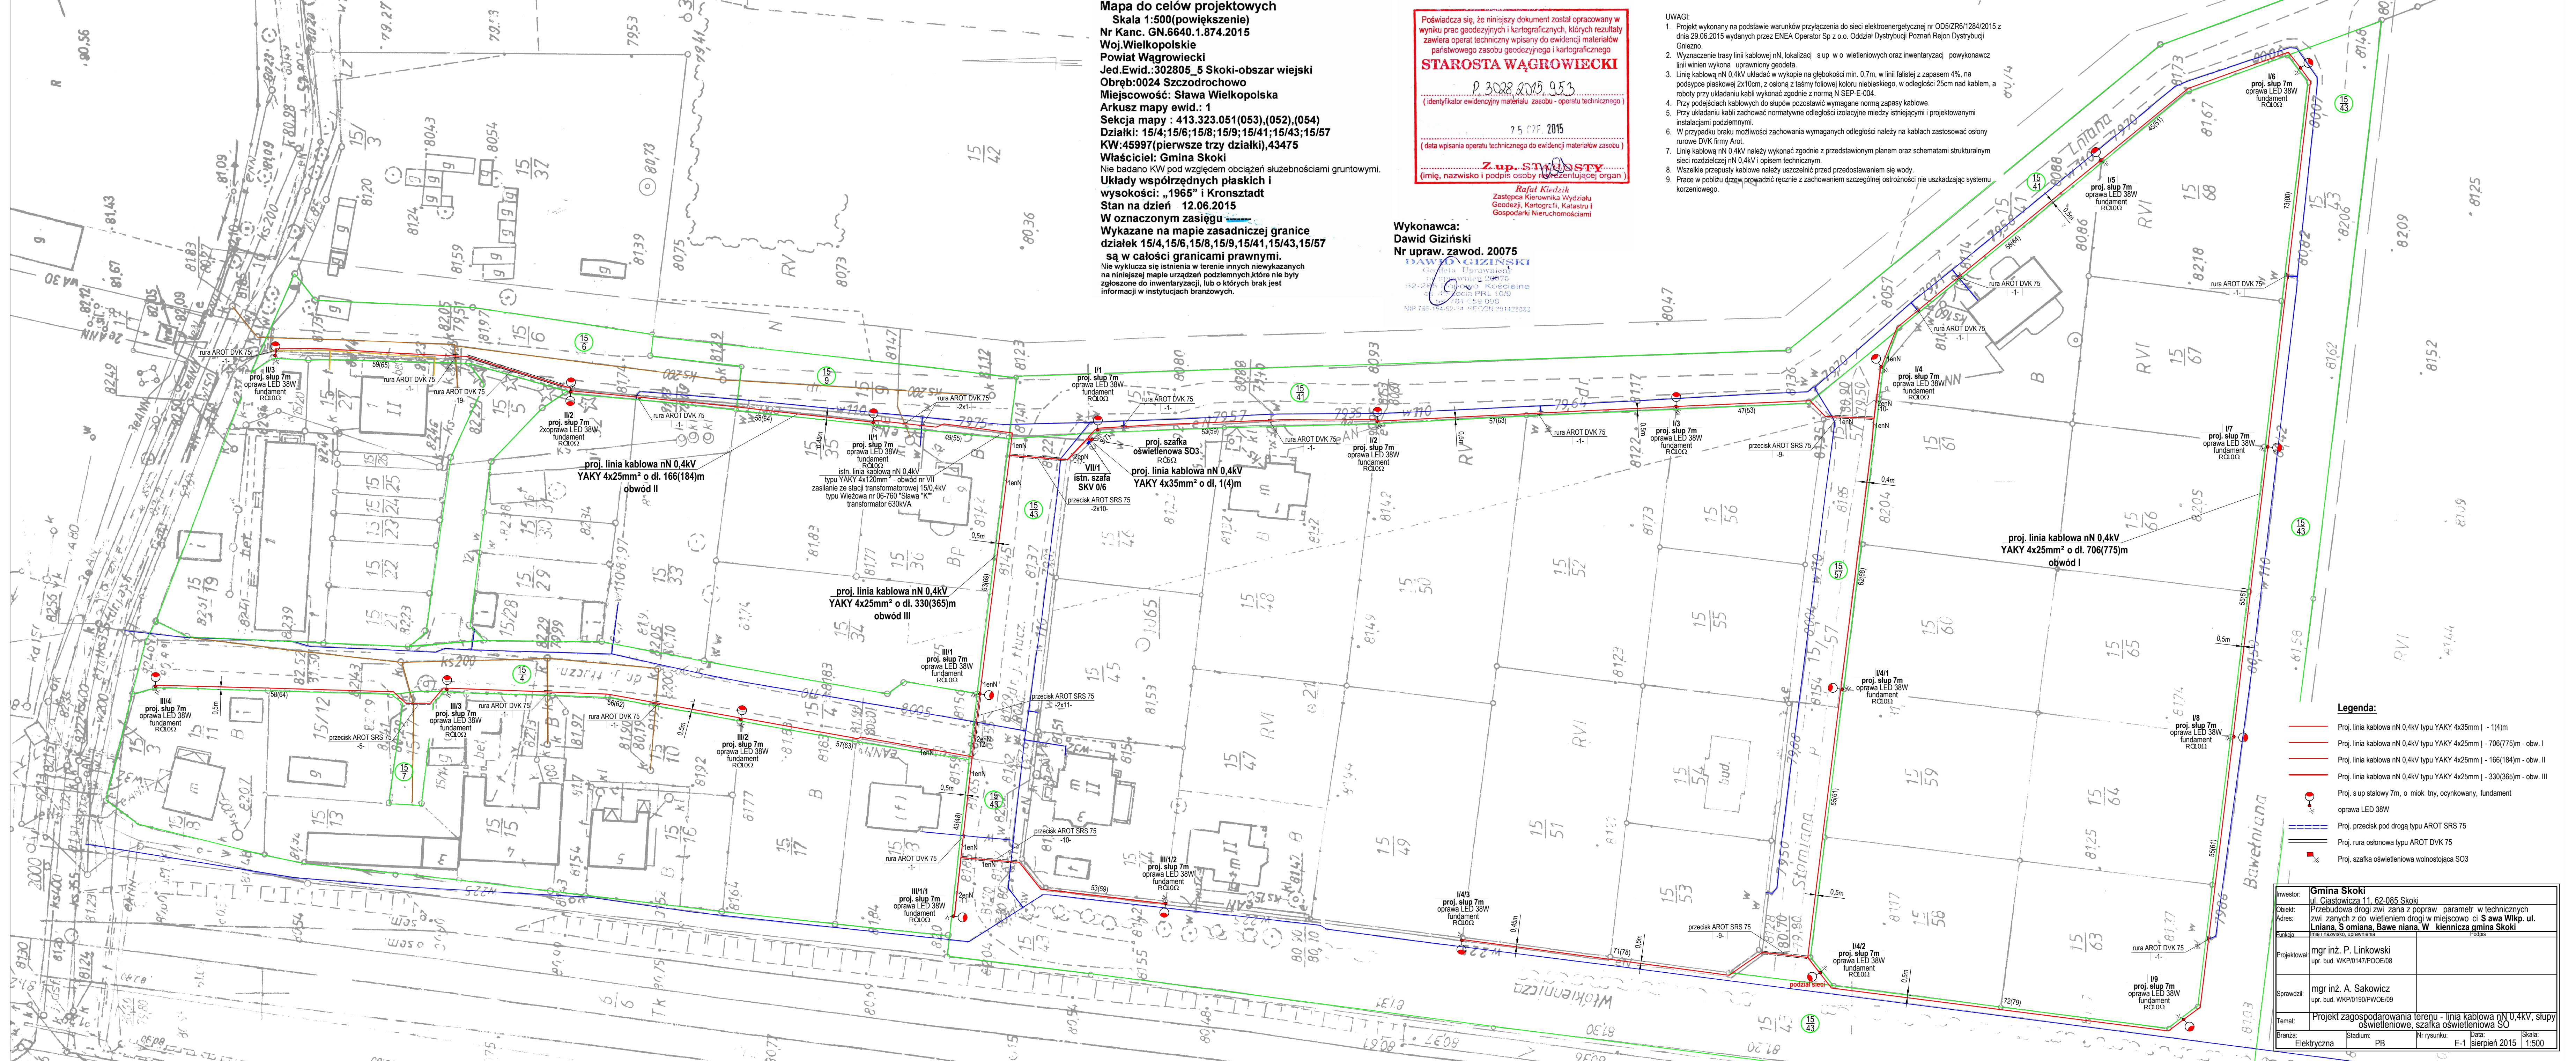

- Legenda:**
- Proj. linia kablowa nN 0,4kV typu YAKY 4x35mm² | - 1(4)m
 - Proj. linia kablowa nN 0,4kV typu YAKY 4x25mm² | - 706(775)m - obw. I
 - Proj. linia kablowa nN 0,4kV typu YAKY 4x25mm² | - 166(184)m - obw. II
 - Proj. linia kablowa nN 0,4kV typu YAKY 4x25mm² | - 330(365)m - obw. III
 - Proj. słup stalowy 7m, o miok try, ocynkowany, fundament
 - oprawa LED 38W
 - Proj. przecisk pod drogą typu AROT SRS 75
 - Proj. rura osłonowa typu AROT DVK 75
 - Proj. szafka oświetleniowa wolnostojąca SO3

Inwestor:	Gmina Skoki
Objekt:	Przebudowa drogi zwi zana z popraw parametr w technicznych zwi zanych z do wietleniowych w miejscow ci Sława Wlkp. ul. L niana, Słomiana, Bawetniana, W. kieniczna
Adres:	
Projektował:	mgr inż. P. Linkowski upr. bud. WKPD147/POOE08
Sprawił:	mgr inż. A. Sakowicz upr. bud. WKPD190/PWOE09
Temat:	Projekt zagospodarowania terenu - linia kablowa nN 0,4kV, słupy oświetleniowe, szafka oświetleniowa SO
Branża:	Elektryczna
Stadium:	PB
Nr rysunku:	E-1
Data:	sierpień 2015
Skala:	1:500