


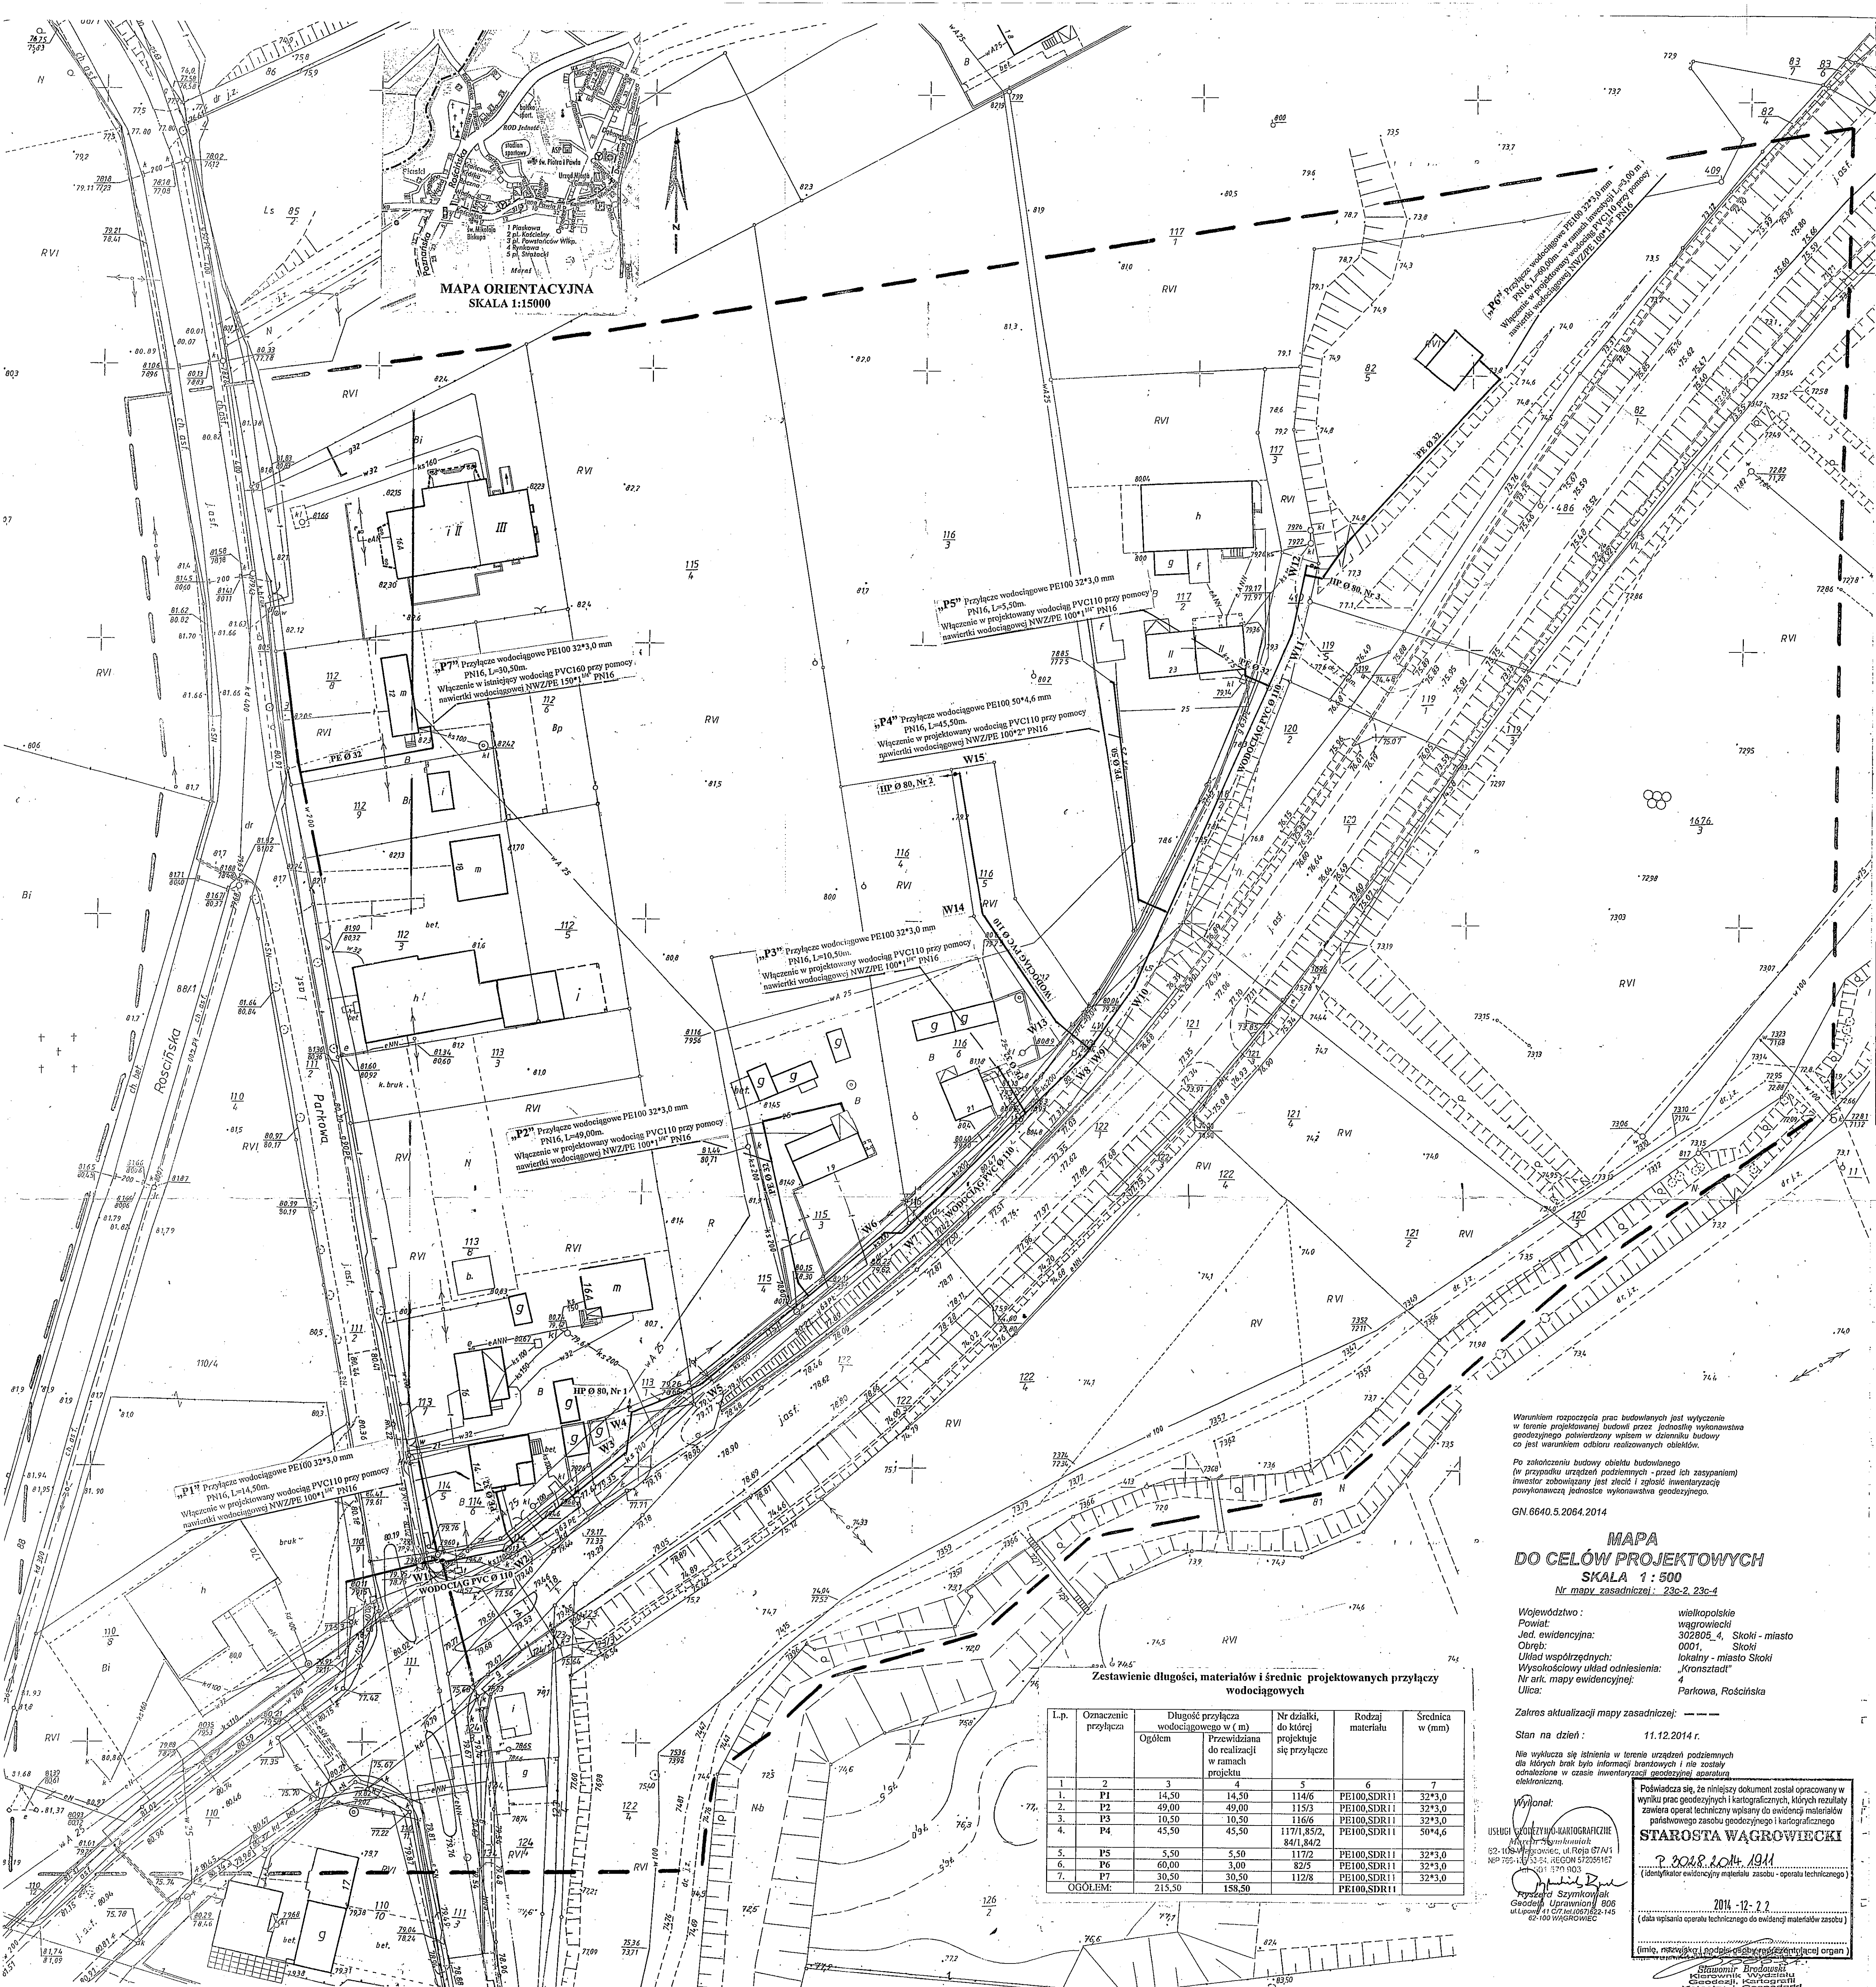

MAPA ORIENTACYJNA  
SKALA 1:15000

Zestawienie długości, materiałów i średnic projektowanych przyłączy wodociągowych

| L.p.    | Oznaczenie przyłącza | Długość przyłącza wodociągowego w (m) |                                              | Nr działki, do której projektuje się przyłącze | Rodzaj materiału | Średnica w (mm) |
|---------|----------------------|---------------------------------------|----------------------------------------------|------------------------------------------------|------------------|-----------------|
|         |                      | Ogółem                                | Przewidziana do realizacji w ramach projektu |                                                |                  |                 |
| 1.      | P1                   | 14,50                                 | 14,50                                        | 114/6                                          | PE100,SDR11      | 32*3,0          |
| 2.      | P2                   | 49,00                                 | 49,00                                        | 115/3                                          | PE100,SDR11      | 32*3,0          |
| 3.      | P3                   | 10,50                                 | 10,50                                        | 116/6                                          | PE100,SDR11      | 32*3,0          |
| 4.      | P4                   | 45,50                                 | 45,50                                        | 117/1,85/2, 84/1,84/2                          | PE100,SDR11      | 50*4,6          |
| 5.      | P5                   | 5,50                                  | 5,50                                         | 117/2                                          | PE100,SDR11      | 32*3,0          |
| 6.      | P6                   | 60,00                                 | 3,00                                         | 82/5                                           | PE100,SDR11      | 32*3,0          |
| 7.      | P7                   | 30,50                                 | 30,50                                        | 112/8                                          | PE100,SDR11      | 32*3,0          |
| OGÓŁEM: |                      | 215,50                                | 158,50                                       |                                                | PE100,SDR11      |                 |

Projekt budowlany przyłącza wodociągowego opracowany zgodnie z wydanymi warunkami i techn. Uwaga: 11.05.2015

Zakład Wodociągów i Kanalizacji  
62-085 Skoki, ul. Jana Pawła II 43A  
NIP 765-145-24-21  
REGON 142103777

PROJEKT BUDOWLANO-WYKONAWCZY

NAZWA PRZEDSIĘWZIĘCIA:

PRZYŁĄCZA WODOCIĄGOWE DO BUDYNKÓW MIESZKALNYCH PRZY UL. PARKOWEJ W SKOKACH

INWESTOR:

GRMA SKOKI  
UL. CIASTOWICZA 11, 62-085 SKOKI

LOKALIZACJA:

SKOKI, ULICA PARKOWA  
Dz. Nr 114/1, 114/6, 115/1, 115/3, 116/1, 116/6, 117/2, 118/1, 118/2, 82/5, 112/8

PLAN SYTUACYJNY  
SKALA 1:500

|                                                                                                     |  |                                                                                                      |  |
|-----------------------------------------------------------------------------------------------------|--|------------------------------------------------------------------------------------------------------|--|
| NAZWA PRZEDSIĘWZIĘCIA: PRZYŁĄCZA WODOCIĄGOWE DO BUDYNKÓW MIESZKALNYCH PRZY ULICY PARKOWEJ W SKOKACH |  |                                                                                                      |  |
| INWESTOR: GRMA SKOKI, ULICA CIASTOWICZA 11, 62-085 SKOKI                                            |  |                                                                                                      |  |
| RYSEK: PLAN ZAGOSPODAROWANIA TERENU                                                                 |  |                                                                                                      |  |
| PROJEKTANT:<br>Zbigniew Gronowicz<br>62-085 Skoki<br>ul. Graniczna 22                               |  | Uprawnienia budowlane Nr 203/88/Pw<br>Data 05.20.15<br>Podpis [Signature]<br>Skala 1:500<br>Nr rys 1 |  |

Warunkiem rozpoczęcia prac budowlanych jest wytyczenie w terenie projektowanej budowy przez jednostkę wykonawstwa geodezyjnego powierzchni wytyczonych - przed ich zaspianiem inwestor zobowiązany jest złożyć i opisać inwentarycję powykonawczą jednostce wykonawstwa geodezyjnego.

GN 6640.5.2064.2014

MAPA  
DO CELÓW PROJEKTOWYCH  
SKALA 1:500  
Nr mapy zasadniczej: 23c-2, 23c-4

Województwo: wielkopolskie  
Powiat: wargowicki  
Jed. ewidencyjna: 302202, 4, Skoki - miasto  
Obręb: 0001, Skoki  
Układ współrzędnych: lokalny - miasto Skoki  
Wysokościowy układ odniesienia: „Kronsztadt”  
Nr ark. mapy ewidencyjnej: 4  
Ulica: Parkowa, Rościńska

Zalres aktualizacji mapy zasadniczej: ---

Stan na dzień: 11.12.2014 r.

Nie wyklucza się istnienia w terenie urządzeń podziemnych dla których brak było informacji brzożowych i nie zostały oznaczone w czasie inwentaryzacji geodezyjnej stanowiącej elektroniczną.

Wydano:

USŁUGI WYKONAWCZE KARTOGRAFICZNE  
Kierownik: [Signature]  
62-105 Wągrowiec, ul. Reja 67A/1  
NIP 765-145-24-21, REGON 57205167  
[Signature]  
Pracownik: Szymkowiak  
Geodeta, Uprawnienia 808  
ul. Łowicki 145  
62-100 WĄGROWIEC

Powinno się, że niniejszy dokument został opracowany w wyniku prac geodezyjnych i kartograficznych, których rezultatem zawiera operat techniczny wpisany do ewidencji materiałów państwowego zasobu geodezyjnego i kartograficznego  
**STAROSTA WĄGROWIECKI**  
P. 2014.10.14.1941  
(identyfikator ewidencyjny materiału zasobu - operatu technicznego)  
2014 - 12 - 22  
(data wpisania operatu technicznego do ewidencji materiałów zasobu)  
[Signature]  
Stanowisko: Brodowski  
Kierownik: [Signature]  
Geodeta, Uprawnienia 808  
ul. Łowicki 145  
62-100 WĄGROWIEC

| L.p.    | Oznaczenie przyłącza | Długość przyłącza wodociągowego w (m) |                                              | Nr działki, do której projektuje się przyłącze | Rodzaj materiału | Średnica w (mm) |
|---------|----------------------|---------------------------------------|----------------------------------------------|------------------------------------------------|------------------|-----------------|
|         |                      | Ogółem                                | Przewidziana do realizacji w ramach projektu |                                                |                  |                 |
| 1.      | P1                   | 14,50                                 | 14,50                                        | 114/6                                          | PE100,SDR11      | 32*3,0          |
| 2.      | P2                   | 49,00                                 | 49,00                                        | 115/3                                          | PE100,SDR11      | 32*3,0          |
| 3.      | P3                   | 10,50                                 | 10,50                                        | 116/6                                          | PE100,SDR11      | 32*3,0          |
| 4.      | P4                   | 45,50                                 | 45,50                                        | 117/1,85/2, 84/1,84/2                          | PE100,SDR11      | 50*4,6          |
| 5.      | P5                   | 5,50                                  | 5,50                                         | 117/2                                          | PE100,SDR11      | 32*3,0          |
| 6.      | P6                   | 60,00                                 | 3,00                                         | 82/5                                           | PE100,SDR11      | 32*3,0          |
| 7.      | P7                   | 30,50                                 | 30,50                                        | 112/8                                          | PE100,SDR11      | 32*3,0          |
| OGÓŁEM: |                      | 215,50                                | 158,50                                       |                                                | PE100,SDR11      |                 |