


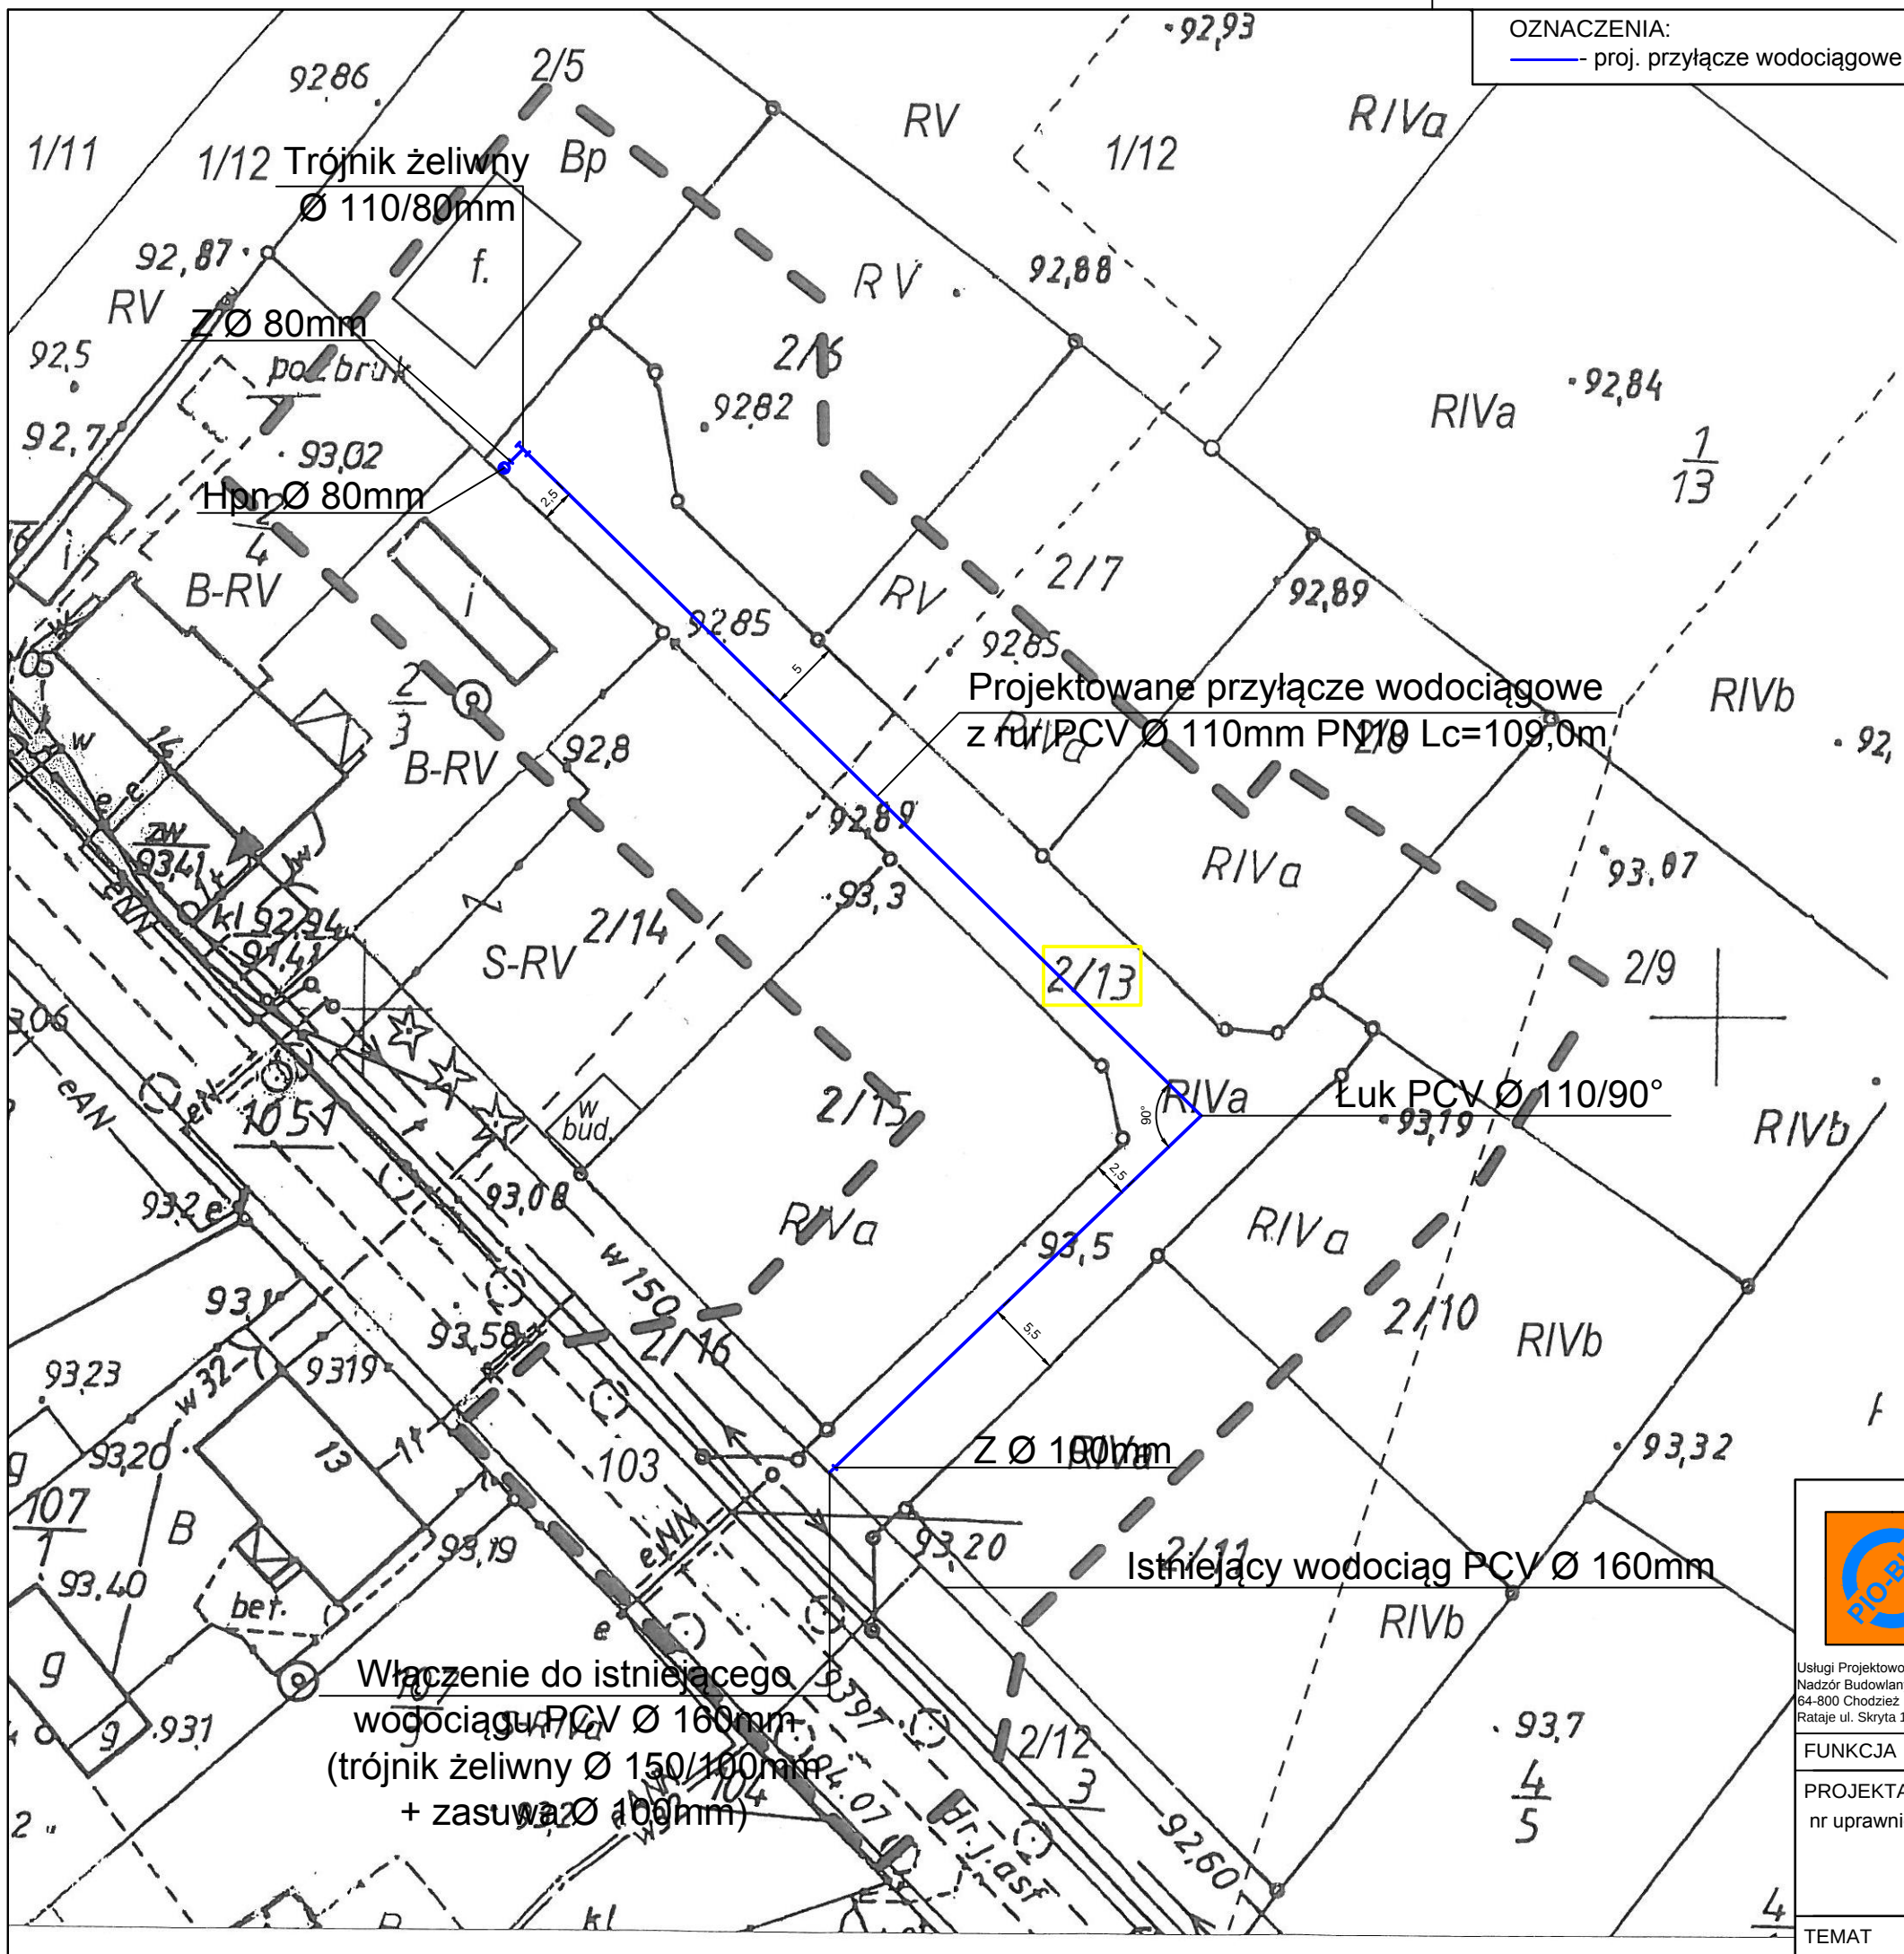

MAPA DO CELÓW PROJEKTOWYCH		
Oznaczenie kancelaryjne zgłoszenia pracy geodezyjnej		GN.6640.1.1219.2015
Miejscowość		ROŚCINNO
Jednostka ewidencyjna	identyfikator nazwa	302805_5 SKOKI - OB. WIEJSKI
Obręb ewidencyjny	identyfikator nazwa	0021 ROŚCINNO
Numer działki		2/13
Powierzchnia (ha)		0,1086
Skala mapy (powiększenie z 1:1000)		1: 500
Nazwa układu współrzędnych	prostokątnych płaskich	"1965"
	wysokości	"Kronsztadt"
Seksja		413.143.194
Oznaczenie granic obszaru, który był przedmiotem aktualizacji		— — — — —
Stan na dzień		16.07.2015
Służebności gruntowe mające wpływ na zagospodarowanie gruntów zlokalizowanych w granicach projektowanej inwestycji		Nie sprawdzono
Kontur użytku, który nie jest ujawniony w bazie danych ewidencji gruntów i budynków		Brak
Nie wyklucza się istnienia w terenie innych nie wykazanych na niniejszej mapie urządzeń podziemnych, które nie były zgłoszone do inwentaryzacji lub o których brak jest informacji w instytucjach branżowych.		
Wykazane na niniejszej mapie granice działki są granicami prawnymi		
USŁUGI GEODEZYJNE I KARTOGRAFICZNE Kłosowski Wojciech (nr rej. 10782) 62-085 Skoki, ul. B. Głowackiego 7 tel. 607 068 168 NIP 784-145-22-99, REGON 530634672		
Nazwa wykonawcy		Geodeta uprawniony

Poświadczam, że niniejszy dokument został opracowany w wyniku prac geodezyjnych i kartograficznych, których rezultaty zawiera operat techniczny wpisany do ewidencji materiałów państwowego zasobu geodezyjnego i kartograficznego

STALOSTA WAGROWIEC


P. 302805.2015.1185

(identyfikator ewidencyjny materiału zasobu - operatu technicznego)

2015-07-28

(data wpisania operatu technicznego do ewidencji materiałów państwowego zasobu geodezyjnego i kartograficznego)

Rafał Kledzik
Zastępca Kierownika Wydziału
Geodezji i Kartografii Kalendry
Gospodarki Nieruchomościami

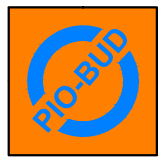 Usługi Projektowo - Budowlane, Nadzór Budowlany "PIO-BUD" 64-800 Chodzież Rataje ul. Skryta 14	"Przyłącza wodociągowe do działek gminnych w miejscowości Rościno"		STADIUM projekt budowlany
	INWESTOR: Gmina Skoki ul. Ciastowicza 11 62-085 Skoki		BRANŻA sanitarna
	FUNKCJA	IMIĘ I NAZWISKO	DATA 08.2015r.
	PROJEKTANT nr uprawnień	PODPIS mgr inż. Piotr Kledzik WKP/0269/POOS/04	SKALA 1:500
TEMAT	PLAN ZAGOSPODAROWANIA TERENU		NR RYSUNKU 1